



# ALLEGATO H PIANI

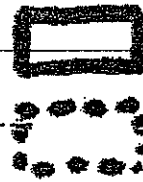

PERTINENZA DI ESERCIZIO

PERTINENZA DI SERVIZIO

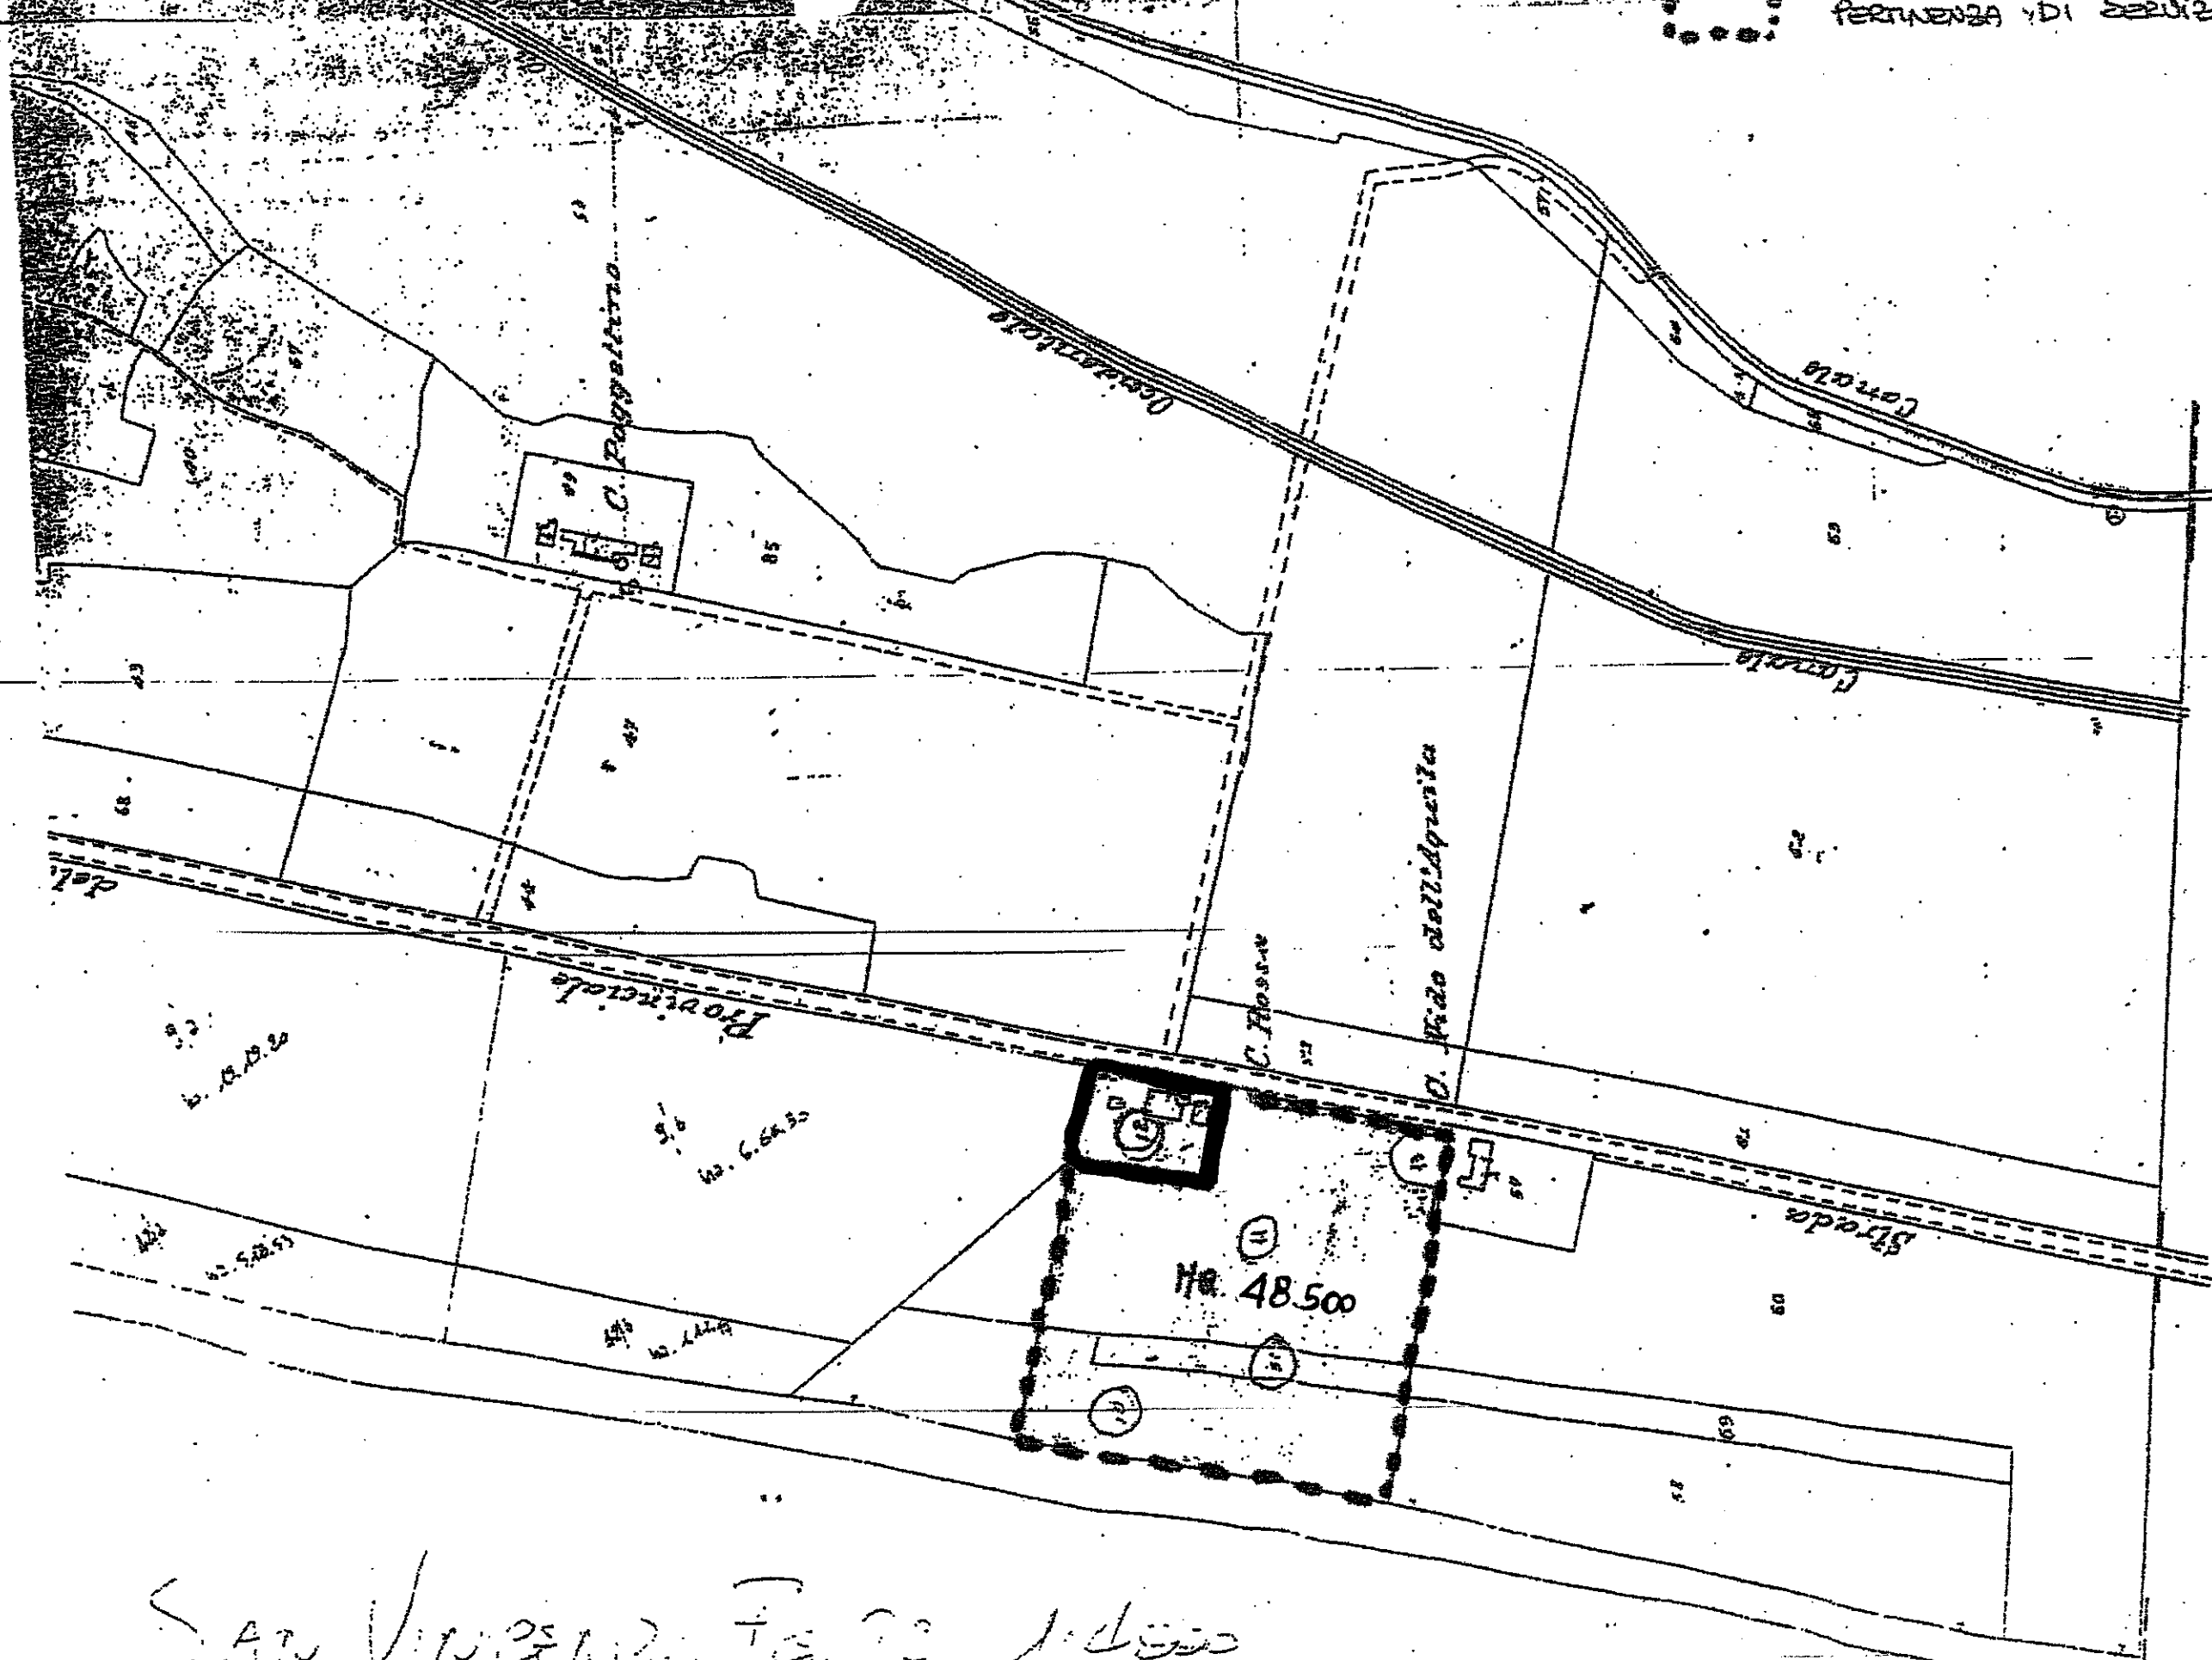

XXIV (24)  
~~XXIX~~

Foglio




SAN VINCENZO FELICE IDRO

stampa 4 aprile 2001	data Aprile 2001	STATO DI PROGETTO	Progettista Giuliano Delfici ingegnere
	scala 1:200 1:100		
tavola <b>2b3</b>		PLANIMETRIA GENERALE	Collaboratore Orsola Montani architetto
Progetto impianti meccanici Studio Tecnico Pescatori 50019 Sesto Fiorentino via Lucca 41 tel. 055 4217304		Progetto impianti elettrici Studio Grifoni 50129 Firenze via C. Landino 7b tel. 055 472130	

- ▲ Edizione 2 (2 marzo 2001)
- ▲ Edizione 3 (4 aprile 2001)

- LEGENDA
- 1 Ficus carica (Fico)
  - 2 Nymphaeaceae (Giunchino)
  - 3 Miscuglio erbaceo a prato

NOTA:  
 Le piante stimate sono quelle di nuovo impianto.

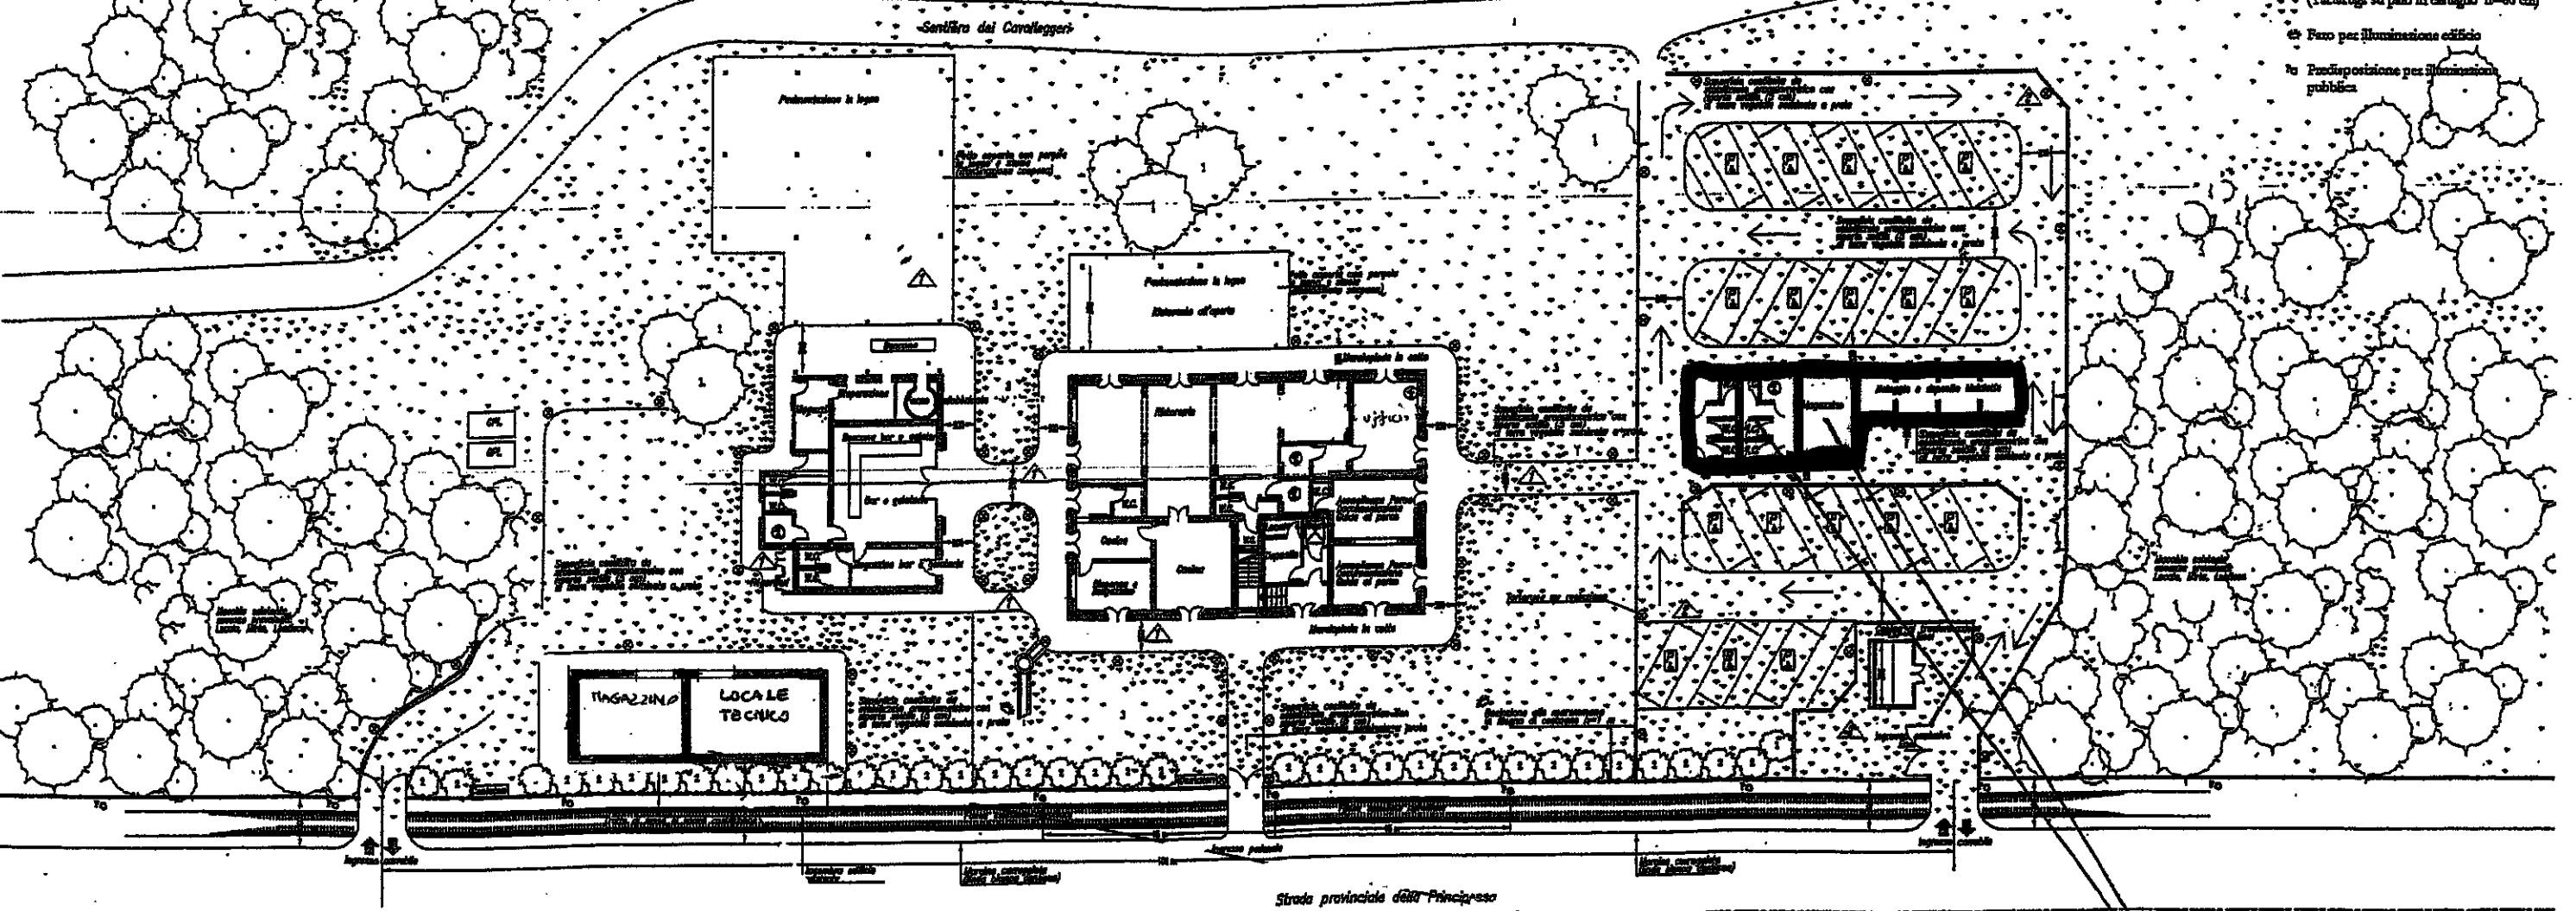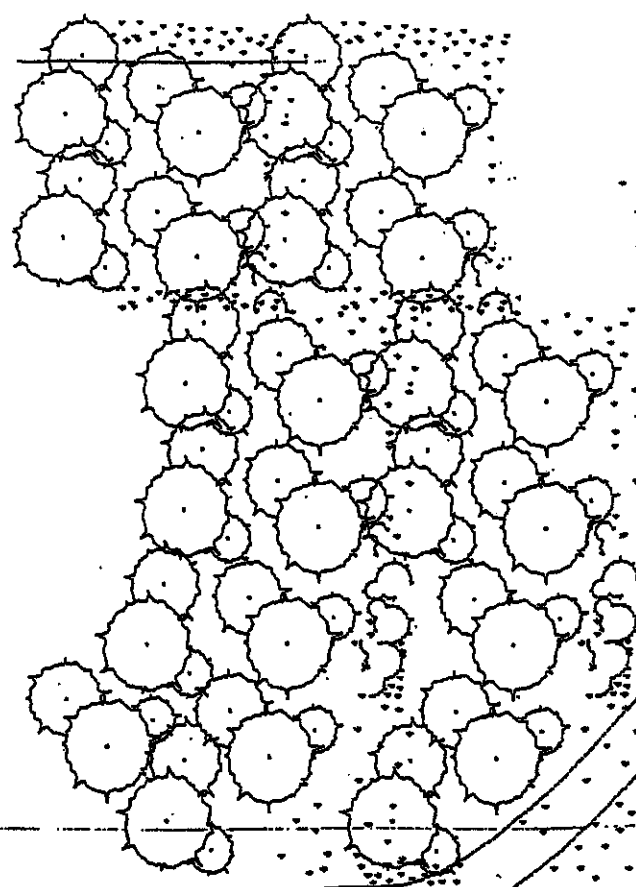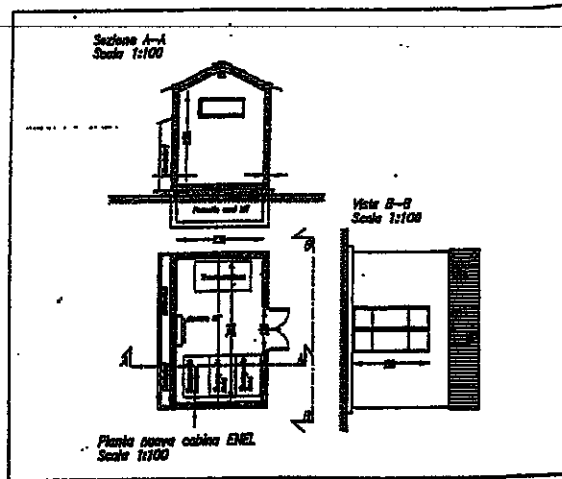

AD USO DEL CONCEDEENTE

stampa 28 feb. 2001	data Feb. 2001	<b>PROGETTO ESECUTIVO</b>	Progettista Giuliano Delfiol ingegnere
	scala 1:50	<b>PODERE CASA ROSSA</b>	
tavola 4	1 ed.	<b>CASA PRINCIPALE</b>	Collaboratore Orsola Montani architetto
		<b>PIANTA PIANO PRIMO.</b>	
		<b>PIANTA ARREDO</b>	50125 Firenze piazza S. Spirito 19 tel. 055 282157


Progetto impianti meccanici Studio Tecnico Pascatori 50019 Sesto Fiorentino via Lucca 41 tel. 055 4217304	Progetto impianti elettrici Studio Grifoni 50129 Firenze via C. Landino 7b tel. 055 472130
--	---



Patio coperto con pergola  
in legno e stucco

Marciaiede in cotto

Percorsi pedonali  
lastre 60x60 in calcestruzzo lavato  
colore ocra

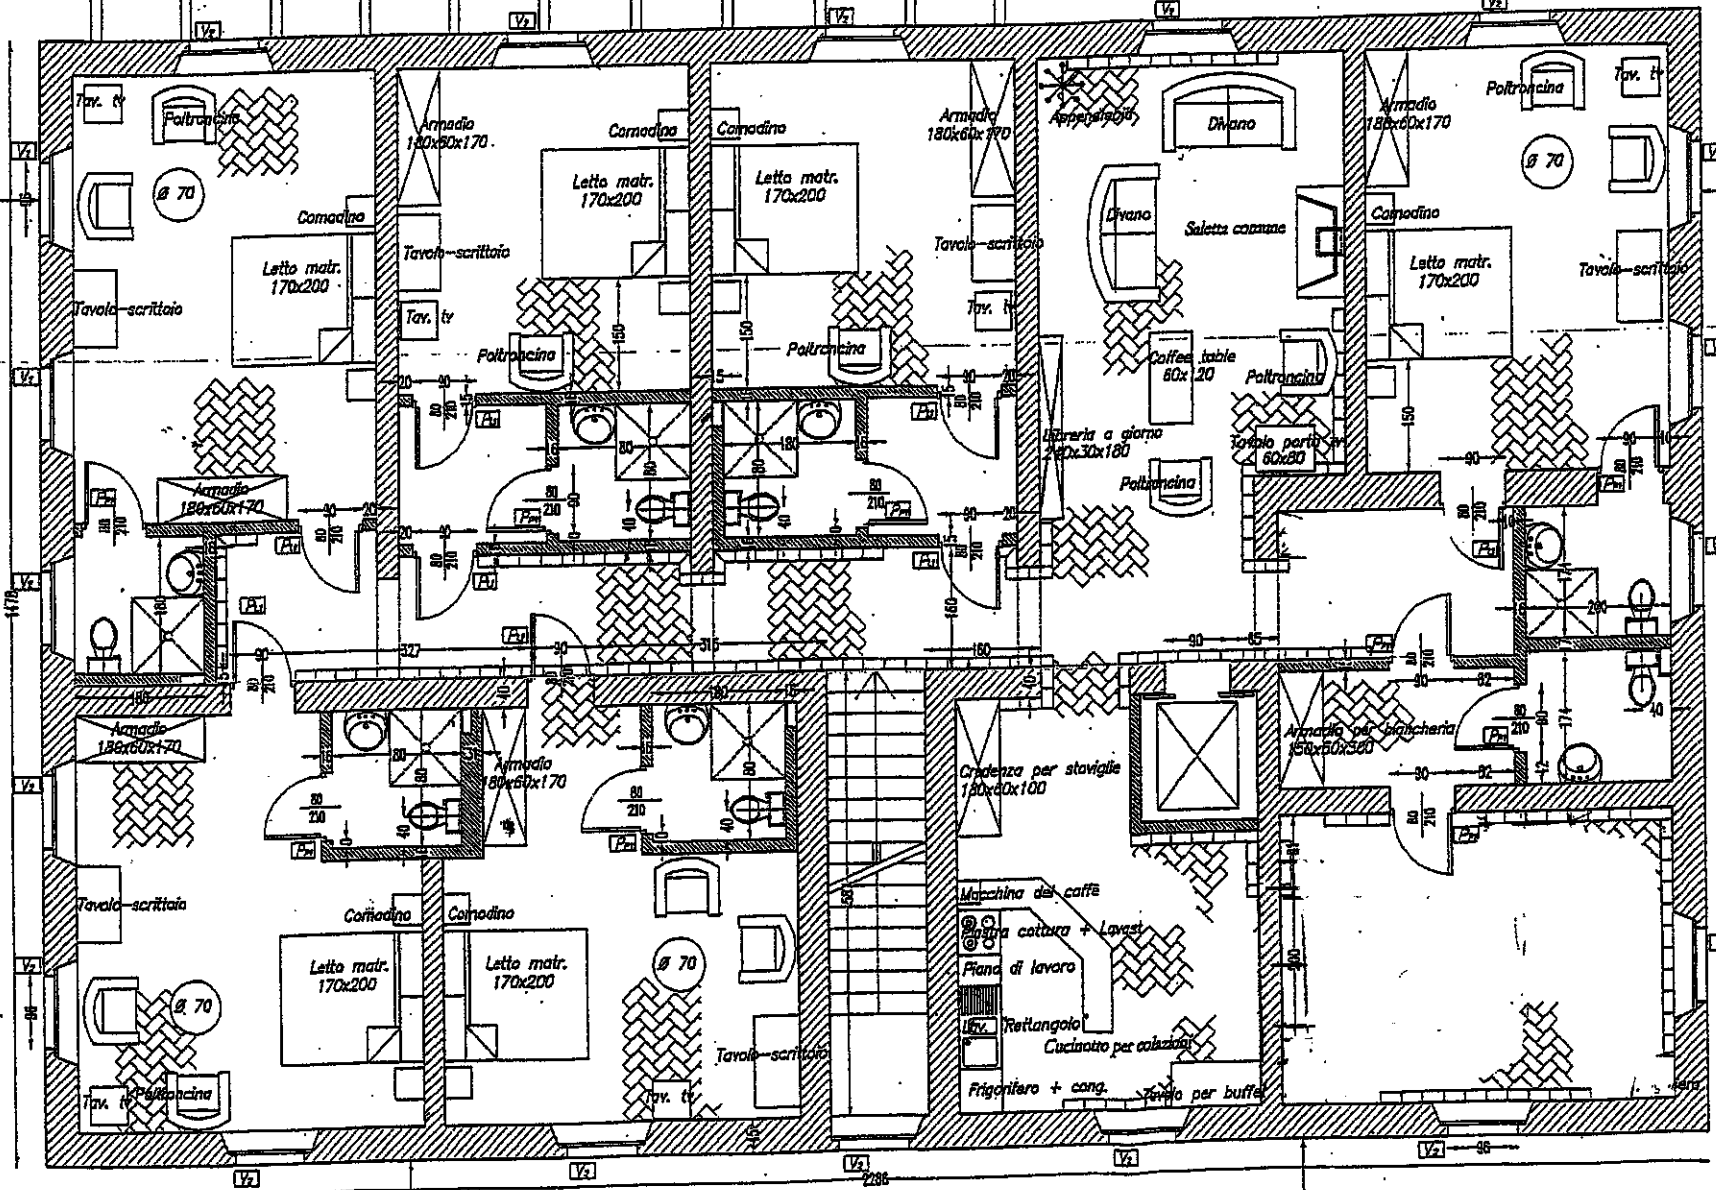

Marciaiede in cotto

Marciaiede in cotto

A

